

COMUNE DI CARINARO

PROVINCIA DI CASERTA

PERMESSO DI COSTRUIRE PER LA REALIZZAZIONE DI UN POLO LOGISTICO
DA APPROVARE IN VARIANTE AL P.U.C. DEL COMUNE DI CARINARO

PROCEDIMENTO DELLO SPORTELLO UNICO DELLE IMPRESE (S.U.A.P.)
ART. 8 D.P.R. 07.09.2010 N. 160

RICHIEDENTE	REDATTORE
	ing. Ferdinando ZITO Ordine Ingg. Caserta n. 1130




ELABORATI: Valutazione del progetto per il rilascio del certificato di prevenzione incendi OPIFICIO D - PIANTA PIANI 1 - 2 - 3 Antincendio generale - Vie di esodo - Illuminazione di emergenza - Estintori - Impianto Rivelazione Incendi	TAVOLA A.28	DATA DICEMBRE 2018 SCALA 1:100
---	----------------	---

PIANTA PIANI PRIMO - SECONDO - TERZO

ANTINCENDIO GENERALE - VIE DI ESODO -

ILLUMINAZIONE DI EMERGENZA - ESTINTORI PORTATILI

IMPIANTO DI RIVELAZIONE INCENDI

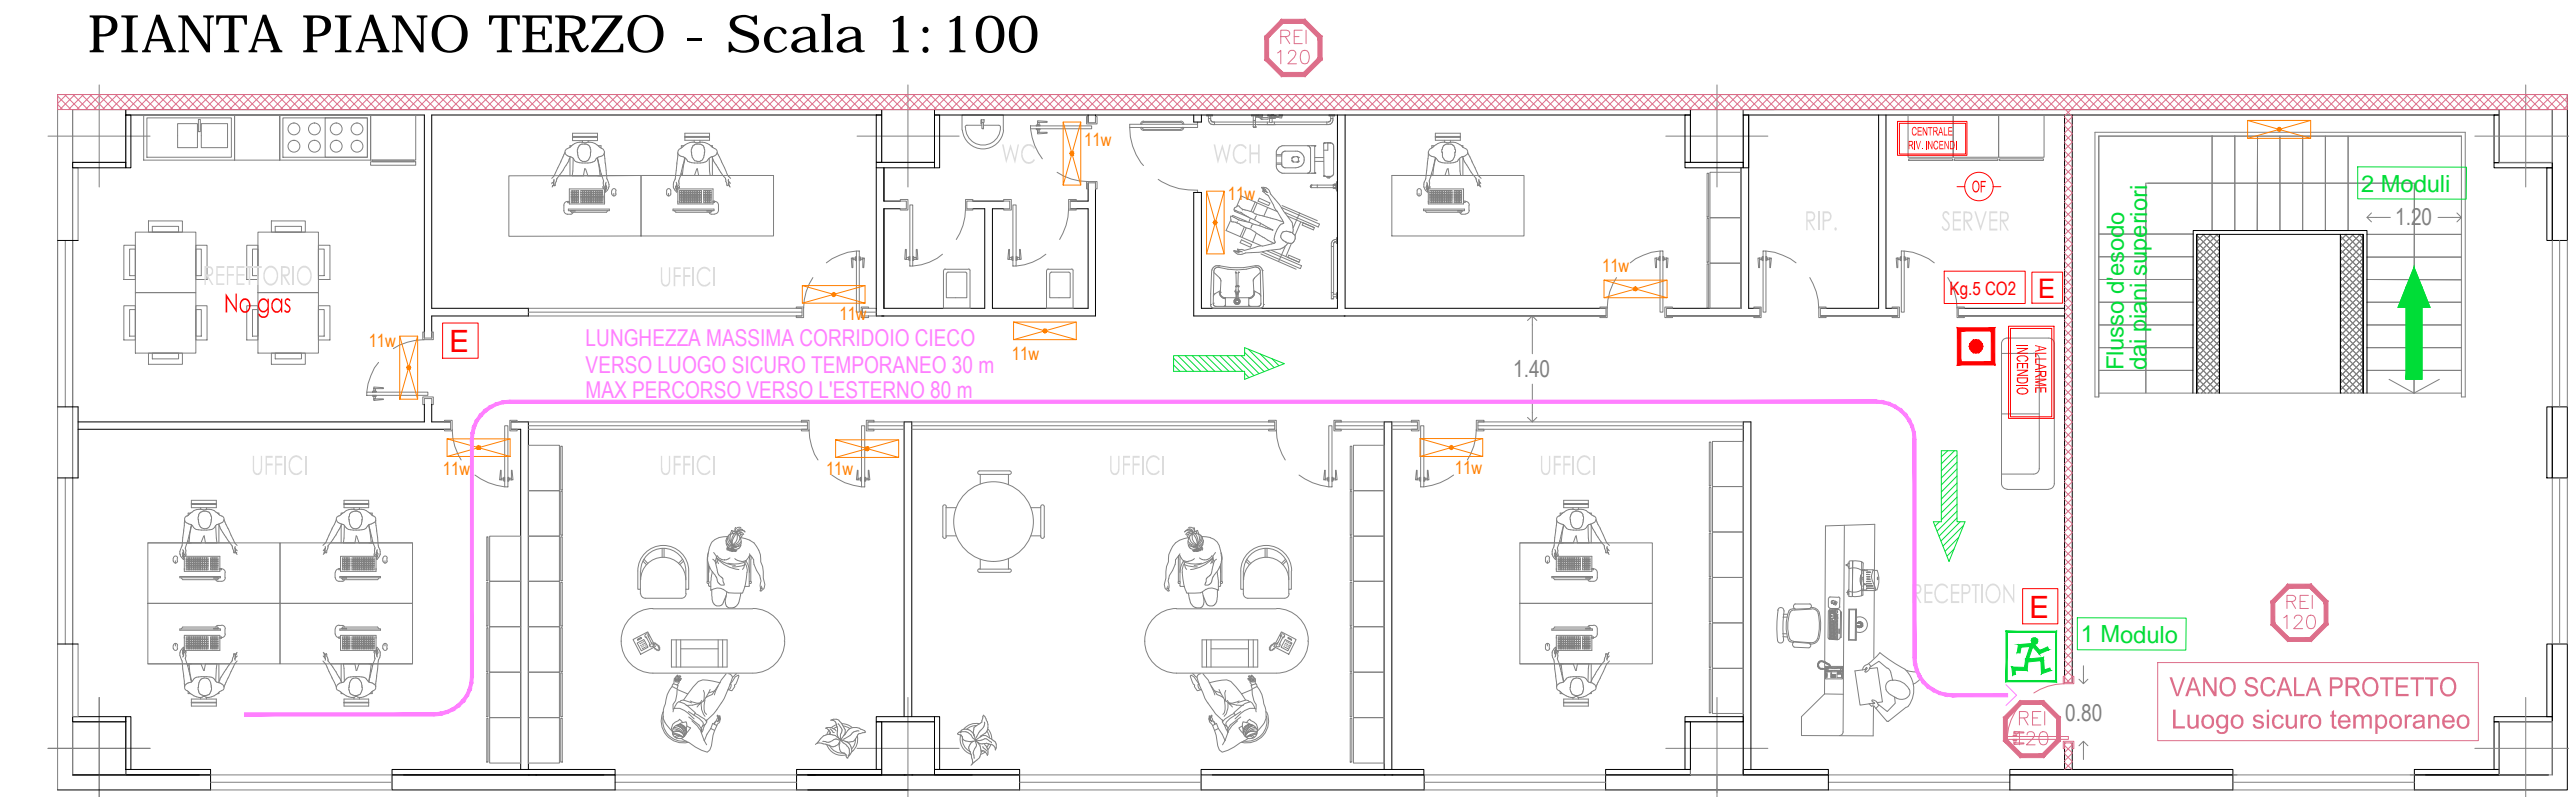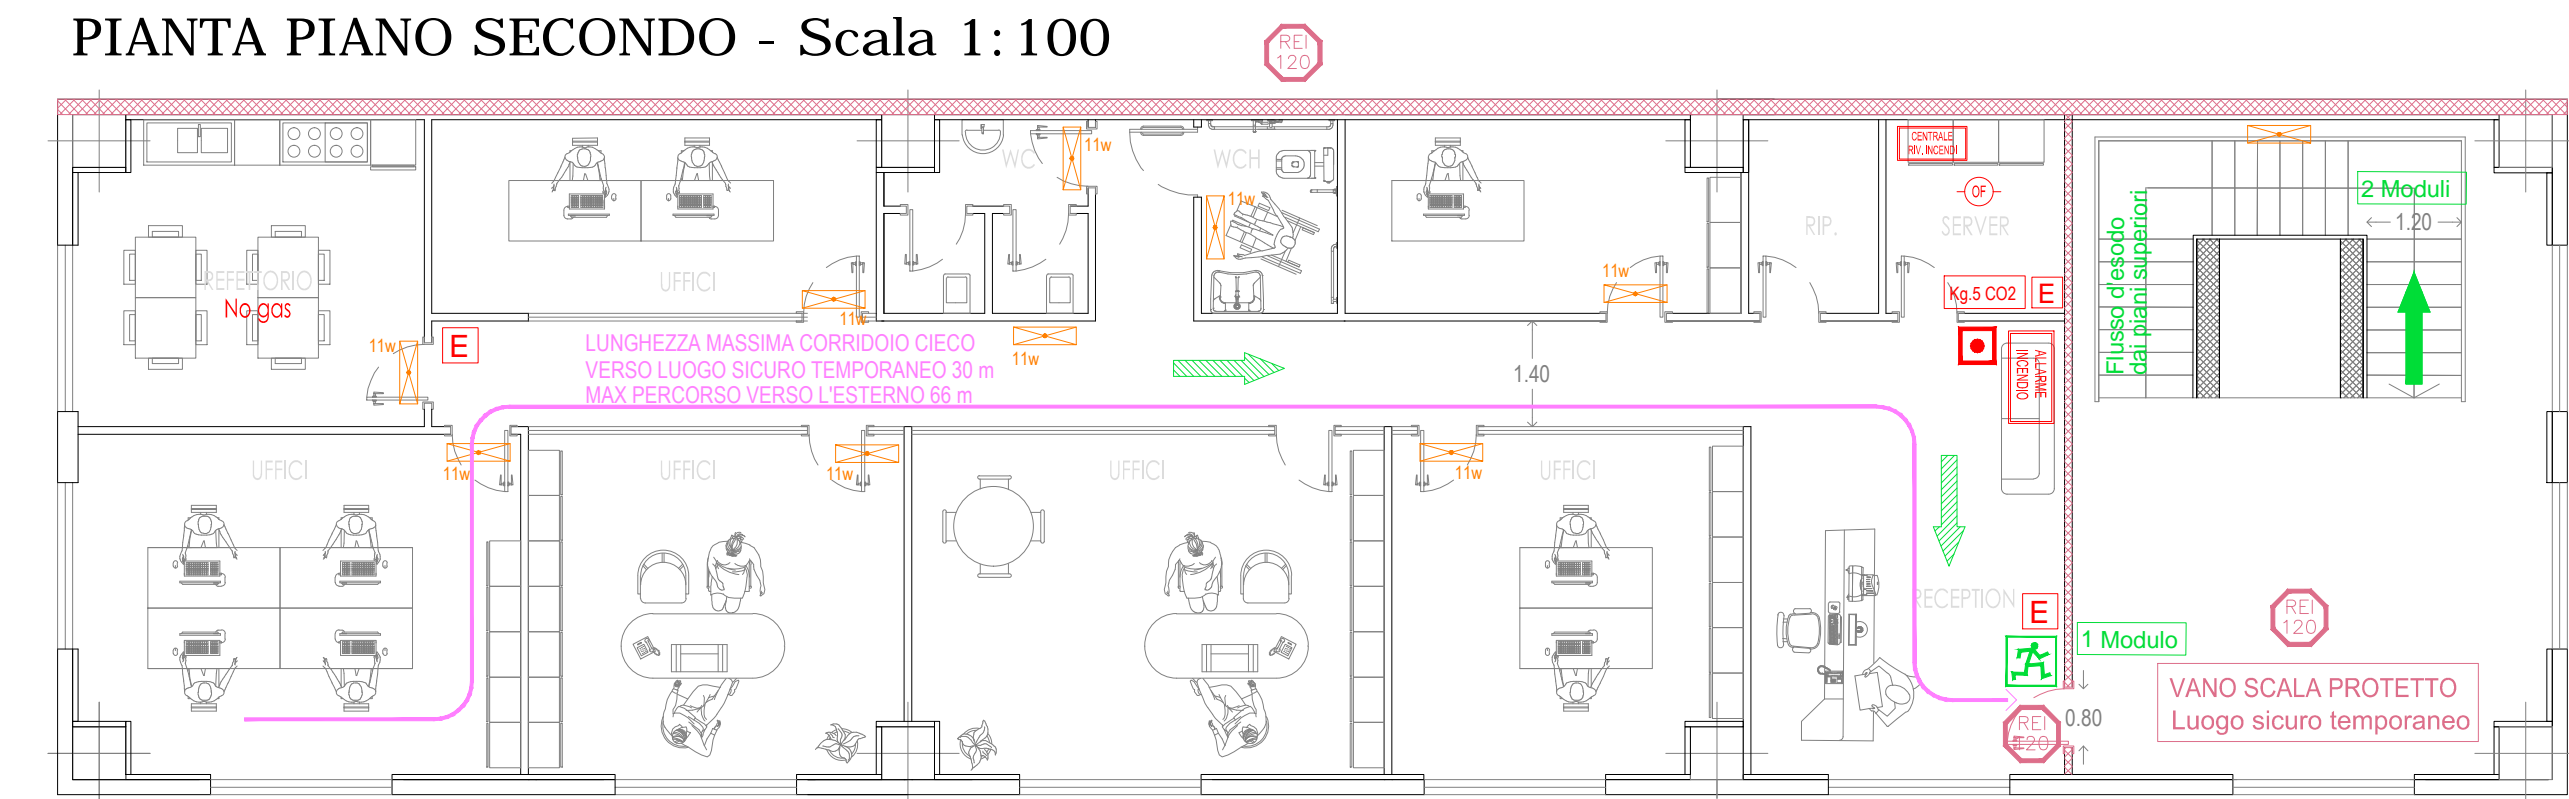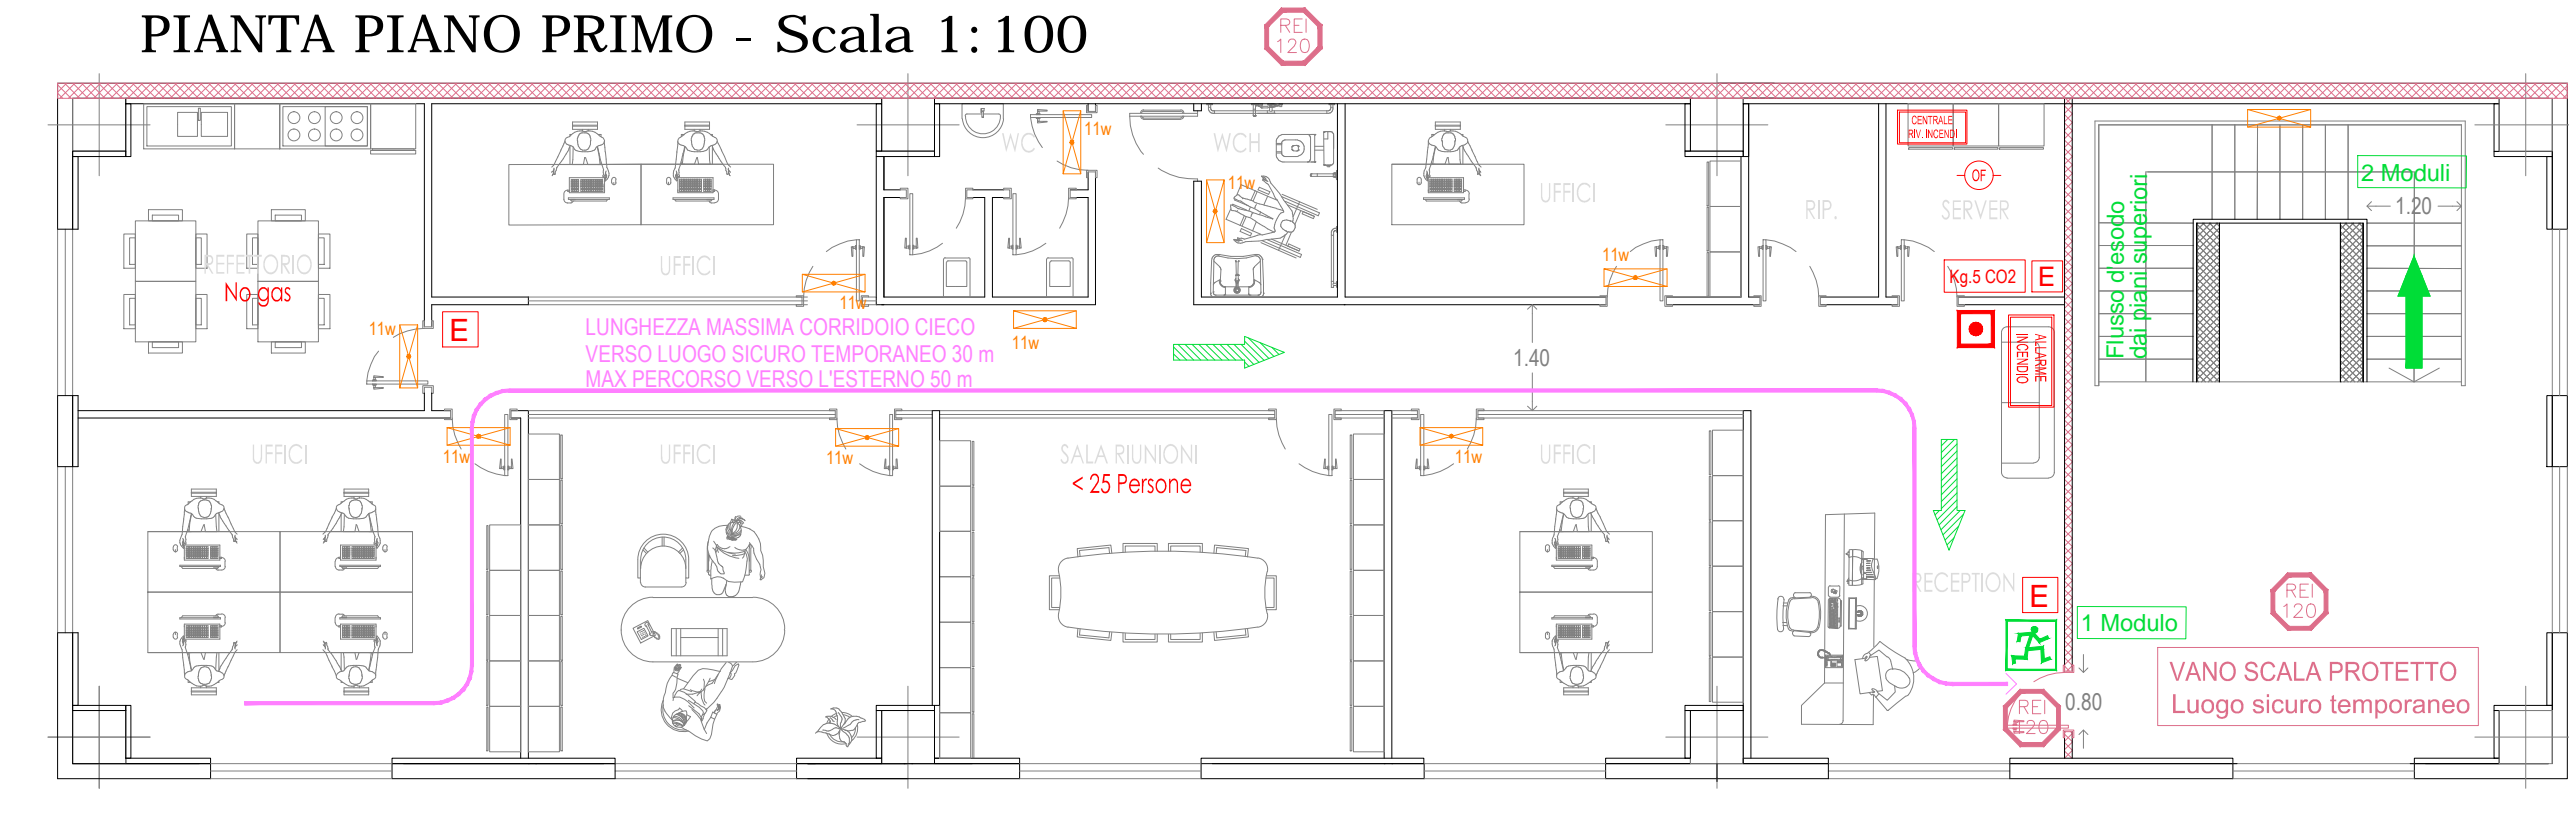

LEGENDA	
	USCITA ORIZZONTALE
	USCITA VERSO IL BASSO
	STRUTTURA E/O PORTA RESISTENTE R-EI120 (se non diversamente indicato)
	LAMPADA DI SICUREZZA 3h AUT. CON INDICATORE DI USCITA (SEMPRE ACCESA)
	LAMPADA DI EMERGENZA 1h AUT. min.
	ESTINTORE IN POLVERE 34A - 144BC minimo (se non diversamente indicato)
	PULSANTE DI ALLARME INCENDIO MANUALE
	PANNELLO OTTICO-ACUSTICO DI ALLARME INCENDI
	RIVELATORE OTTICO DI FUMO